


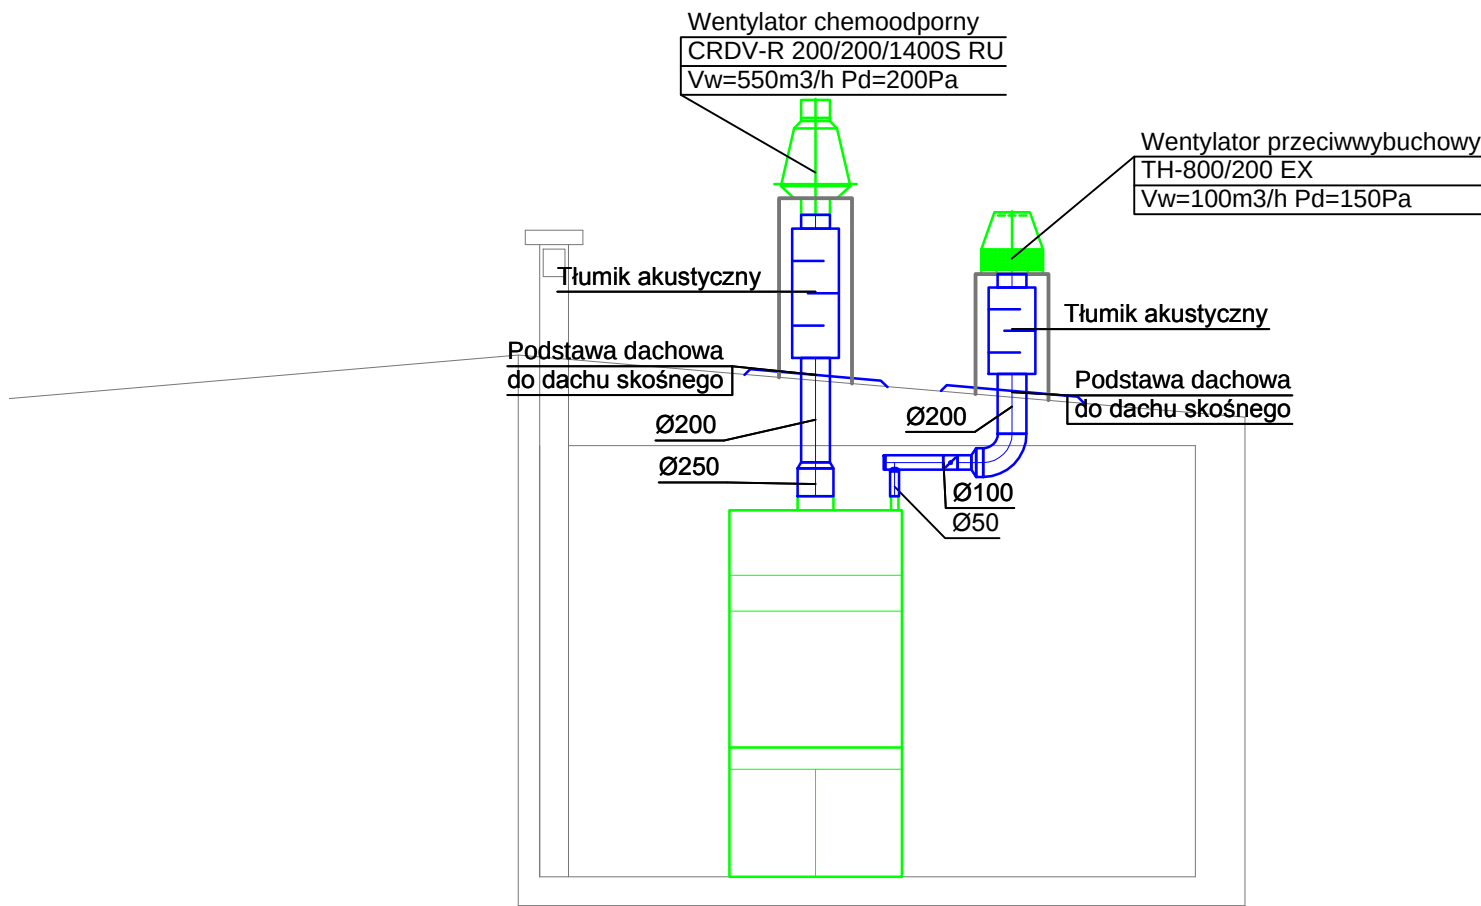

LEGENDA

- INSTALACJA WYWIEWNA
- TŁUMIK
- 

WENTYLATOR
- WODA
- KANALIZACJA

3			
2			
1			
REWIZJA:	Data	Opis	Osoba/Podpis
PROJEKTANT:  MM PROJEKT Tomasz Makarski Ul. Konrada Guderskiego 2a/9 80-180 Gdańsk NIP 958-125-59-69			
INWESTOR: SPORT HALLS S.C. ul. Komuny Paryskiej 57/15 50-452 Wrocław			
TEMAT: Projekt wentylacji przebudowy istniejącej kuchni w budynku klubowym Park Śląski, Al. Sportowa 1, 41-501 Chorzów dz.nr ew.242/18, ob.0001			
FAZA PROJEKTU: PROJEKT BUDOWLANY			
BRANŻA: SANITARNA			
AUTORYZACJA: mgr inż. Tomasz Makarski		NR UPRAWNIENI: POM/0243/PWOS/12	PODPIS:
OPRACOWANIE:			PODPIS:
SPRAWDZAJĄCY: inż. Sebastian Widomski		NR UPRAWNIENI: POM/0034/PWOS/09	PODPIS:
TEMAT RYSUNKU: PRZEKRÓJ			
DATA: Czerwiec 2018	SKALA: 1:100	REWIZJA: A	NR RYS: W2